
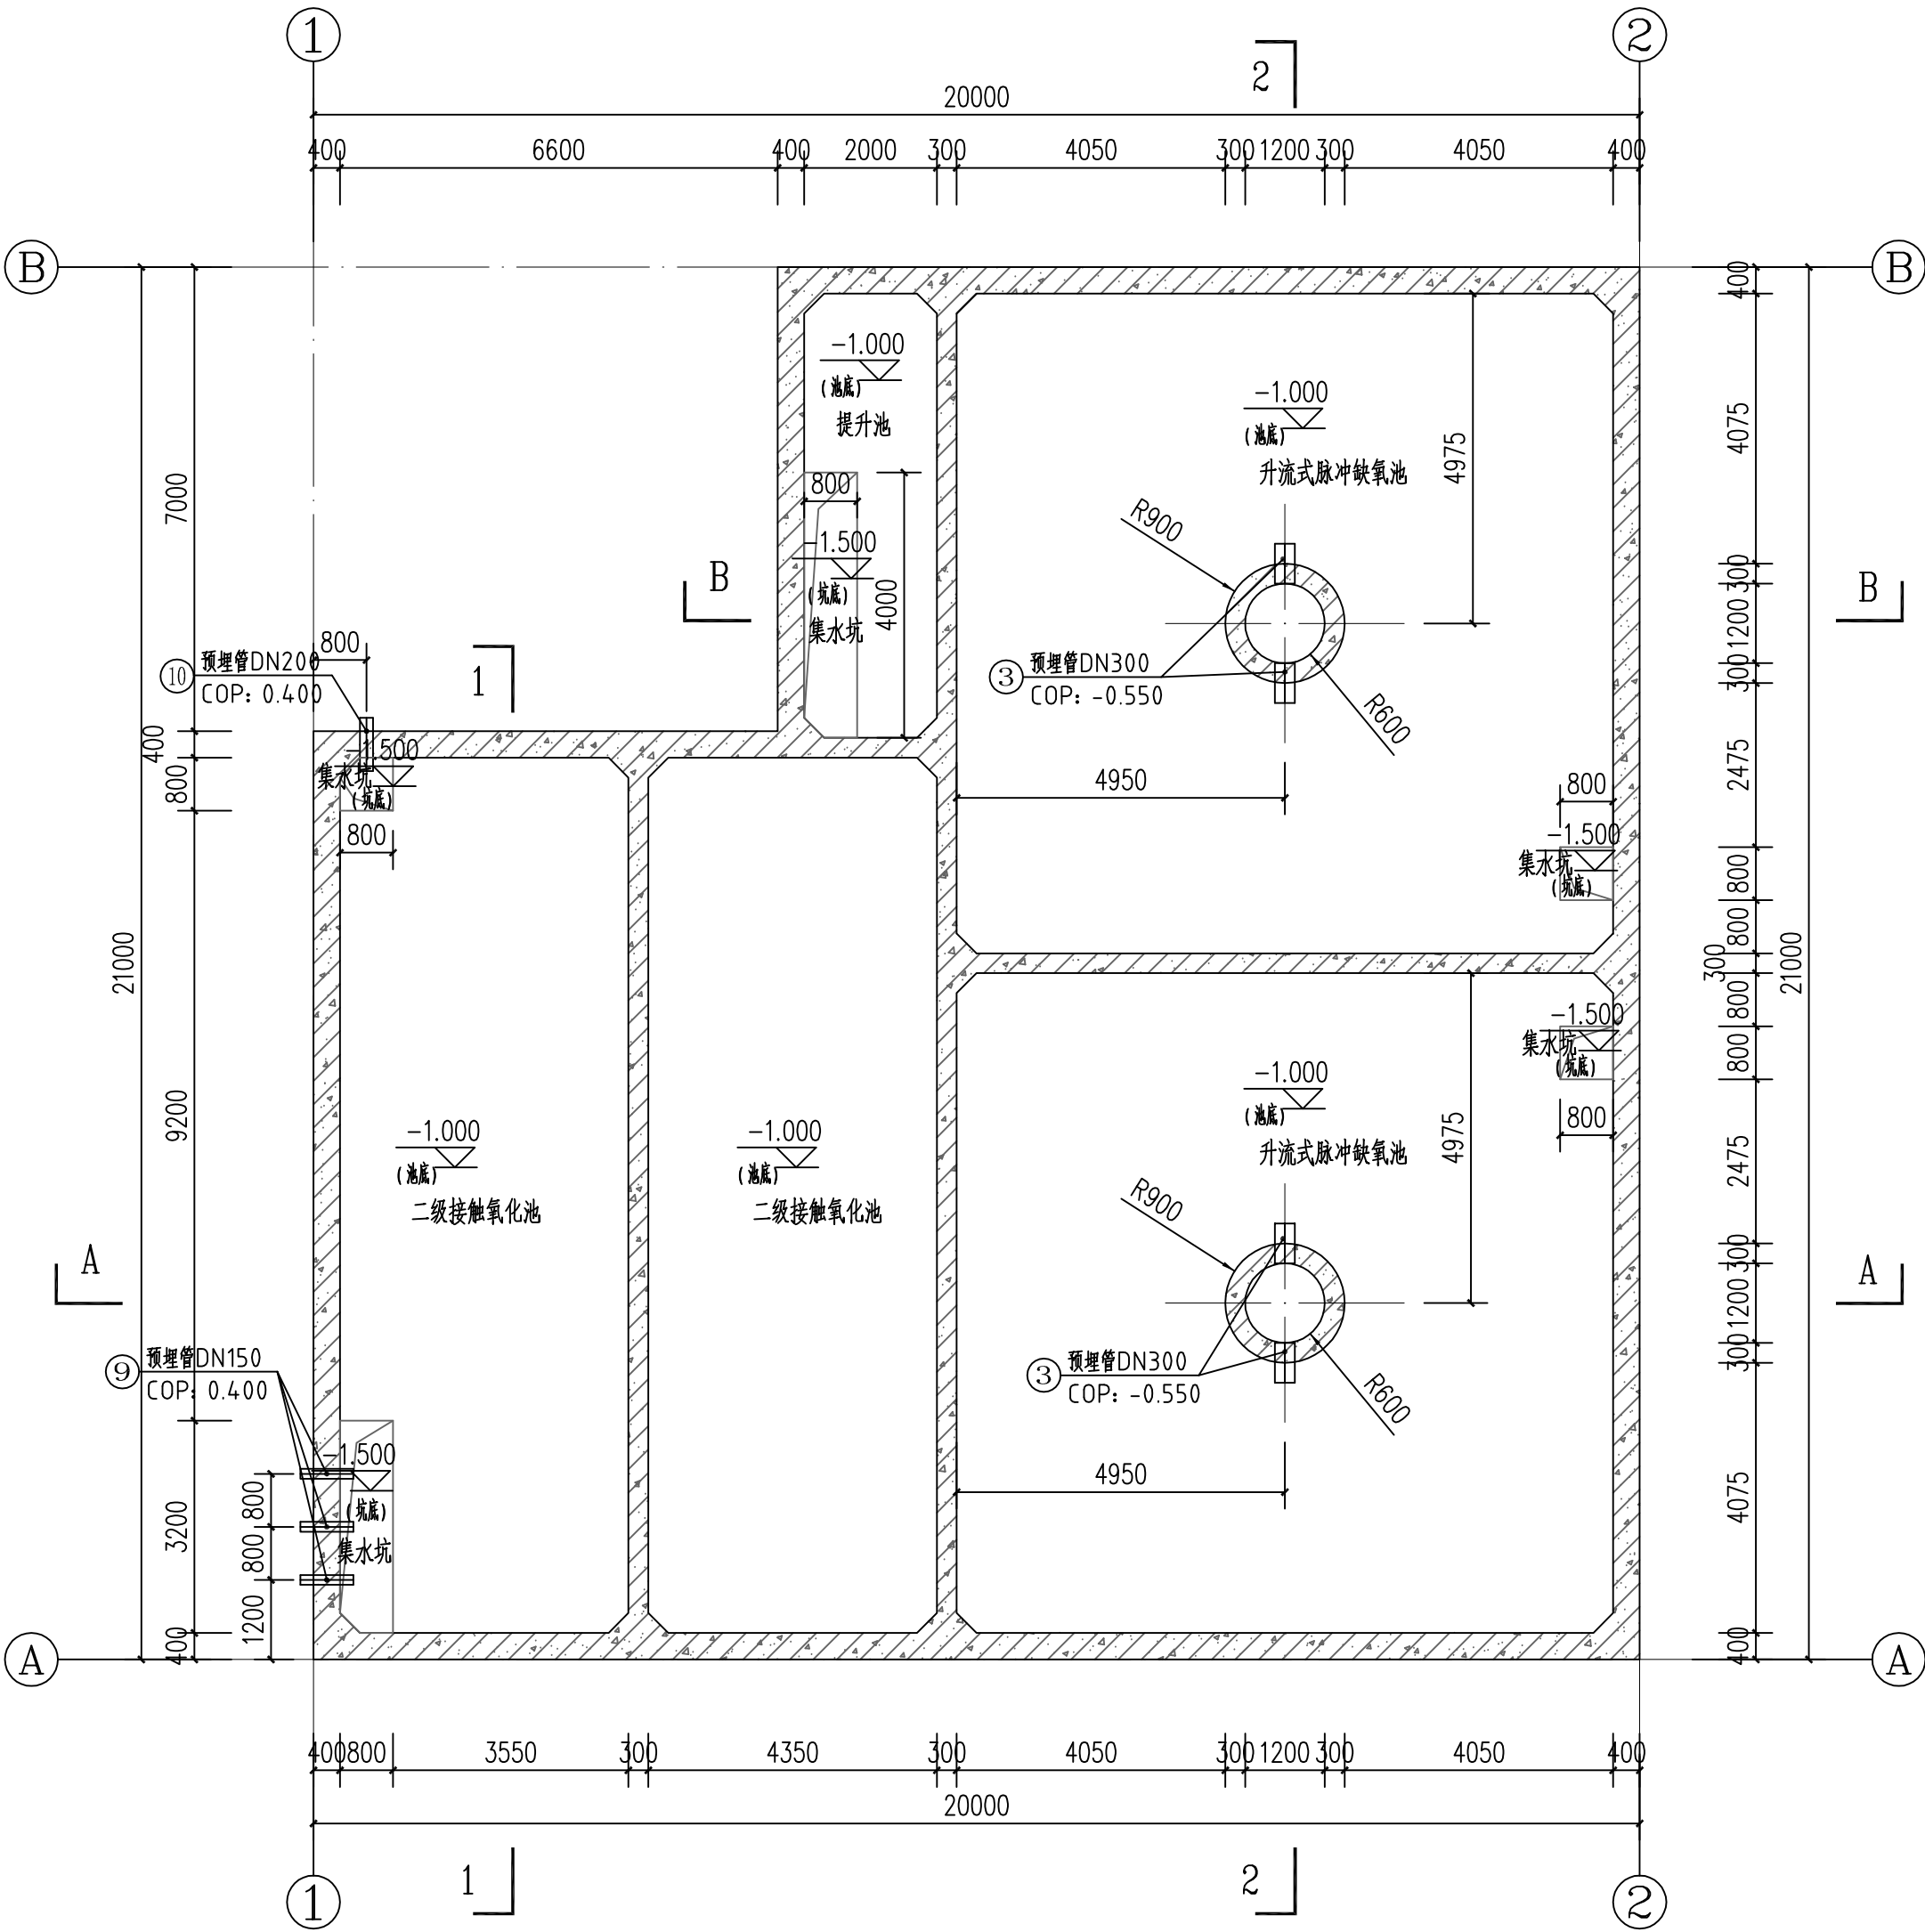


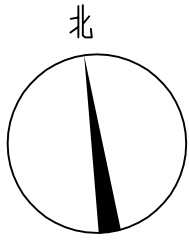


池底平面布置图 1:100

说明:



- 1、图中标注均以毫米计，标高以米计；指北针方向与总图方向一致；
- 2、本工程标高为相对标高；本工程±0.000m相当于绝对标高44.600m；室外地坪标高与总图一致；
- 3、除注明外，±0.000以下部分墙体砌体采用MU20烧结页岩实心砖和M10预拌砂浆砌筑；±0.000以上砌体采用MU15烧结页岩多孔砖和M7.5专用砂浆砌筑，一般情况下，外墙为厚度为240mm，内墙厚度为200mm；
- 4、预留孔等安装完成后封堵；设备基础螺栓预留孔二次浇筑采用微膨胀混凝土；
- 5、屋面防水、保温做法详见建筑施工图设计说明；
- 6、坡道、散水做法详见建筑说明；预埋管件尺寸规格等详见预埋管件一览表；
- 7、如图中卫生间、屋面的地漏、排水管以及坡向与水电图纸不符，以水电图纸为准；
- 8、所有水、电等预留洞详各专业图，室内消火栓、立管等位置详水电专业图；
- 9、所有设备基础（泵、风机）二次浇筑、阀门井二次砌筑、配电间地面、电缆井（含开挖电缆沟）二次深化设计；
- 10、未尽事宜请遵照国家有关施工验收规范进行施工；

预埋管道管件一览表								
序号	名称	规格	材质	标高(m)	单位	数量	备注	功能
1	预埋管	DN250, PN=1.0MPa	SS304	管中-0.800	根	1	按图预埋，一头平内壁，一头凸外壁200mm	提升池进水管
2	预埋管	DN150, PN=1.0MPa	SS304	管中0.600	根	4	按图预埋，内外壁凸200mm	提升池出水管
3	预埋管	DN300, PN=1.0MPa	SS304	管中-0.550	根	4	按图预埋，一头平内壁，一头凸外壁200mm	升流式脉冲缺氧池布水管
4	预埋套管	DN500, PN=1.0MPa	SS304	/	根	2	按图预埋，平内外壁	升流式脉冲缺氧池布水总管
5	预埋管	DN80, PN=1.0MPa	SS304	/	根	4	按图预埋，一头平内壁，一头凸外壁200mm	升流式脉冲缺氧池通气管
6	预埋管	DN200, PN=1.0MPa	SS304	管中0.400	根	8	按图预埋，内外壁凸200mm	升流式脉冲缺氧池排空排泥管
7	预埋管	DN25, PN=1.0MPa	SS304	管中0.400	根	6	按图预埋，内外壁凸200mm	升流式脉冲缺氧池取样管
8	预埋管	DN150, PN=1.0MPa	SS304	管中4.200	根	2	按图预埋，内外壁凸200mm	升流式脉冲缺氧池内回流管
9	预埋管	DN150, PN=1.0MPa	SS304	管中0.400	根	3	按图预埋，内外壁凸200mm	二级接触氧化池混合液回流管
10	预埋管	DN200, PN=1.0MPa	SS304	管中0.400	根	1	按图预埋，内外壁凸200mm	二级接触氧化池排空排泥管
11	预埋管	DN250, PN=1.0MPa	SS304	管中3.475	根	1	按图预埋，一头平内壁，一头凸外壁200mm	二沉池出水管

编 号				修 订/发 布		日 期	
 深圳中拓天达环境工程有限公司 TOP ENVIRONMENT				项 目 名 称		英德市英红工业园工业废水 预处理厂提标改造项目	
审 定	李露霜	李露霜	专 业	建 筑	综 合 水 池 池 底 平 面 布 置 图	版 次	A
审 核	陈春兰	陈春兰	阶 段	初 步 设 计		第 1 页	
设 计	蒙梓程	蒙梓程	比 例	1:100		共 1 页	
制 图	蒙梓程	蒙梓程	日 期	2025. 11	图 号	JZ-03-02-A	

 

工艺	技术	电气	审定	会审栏

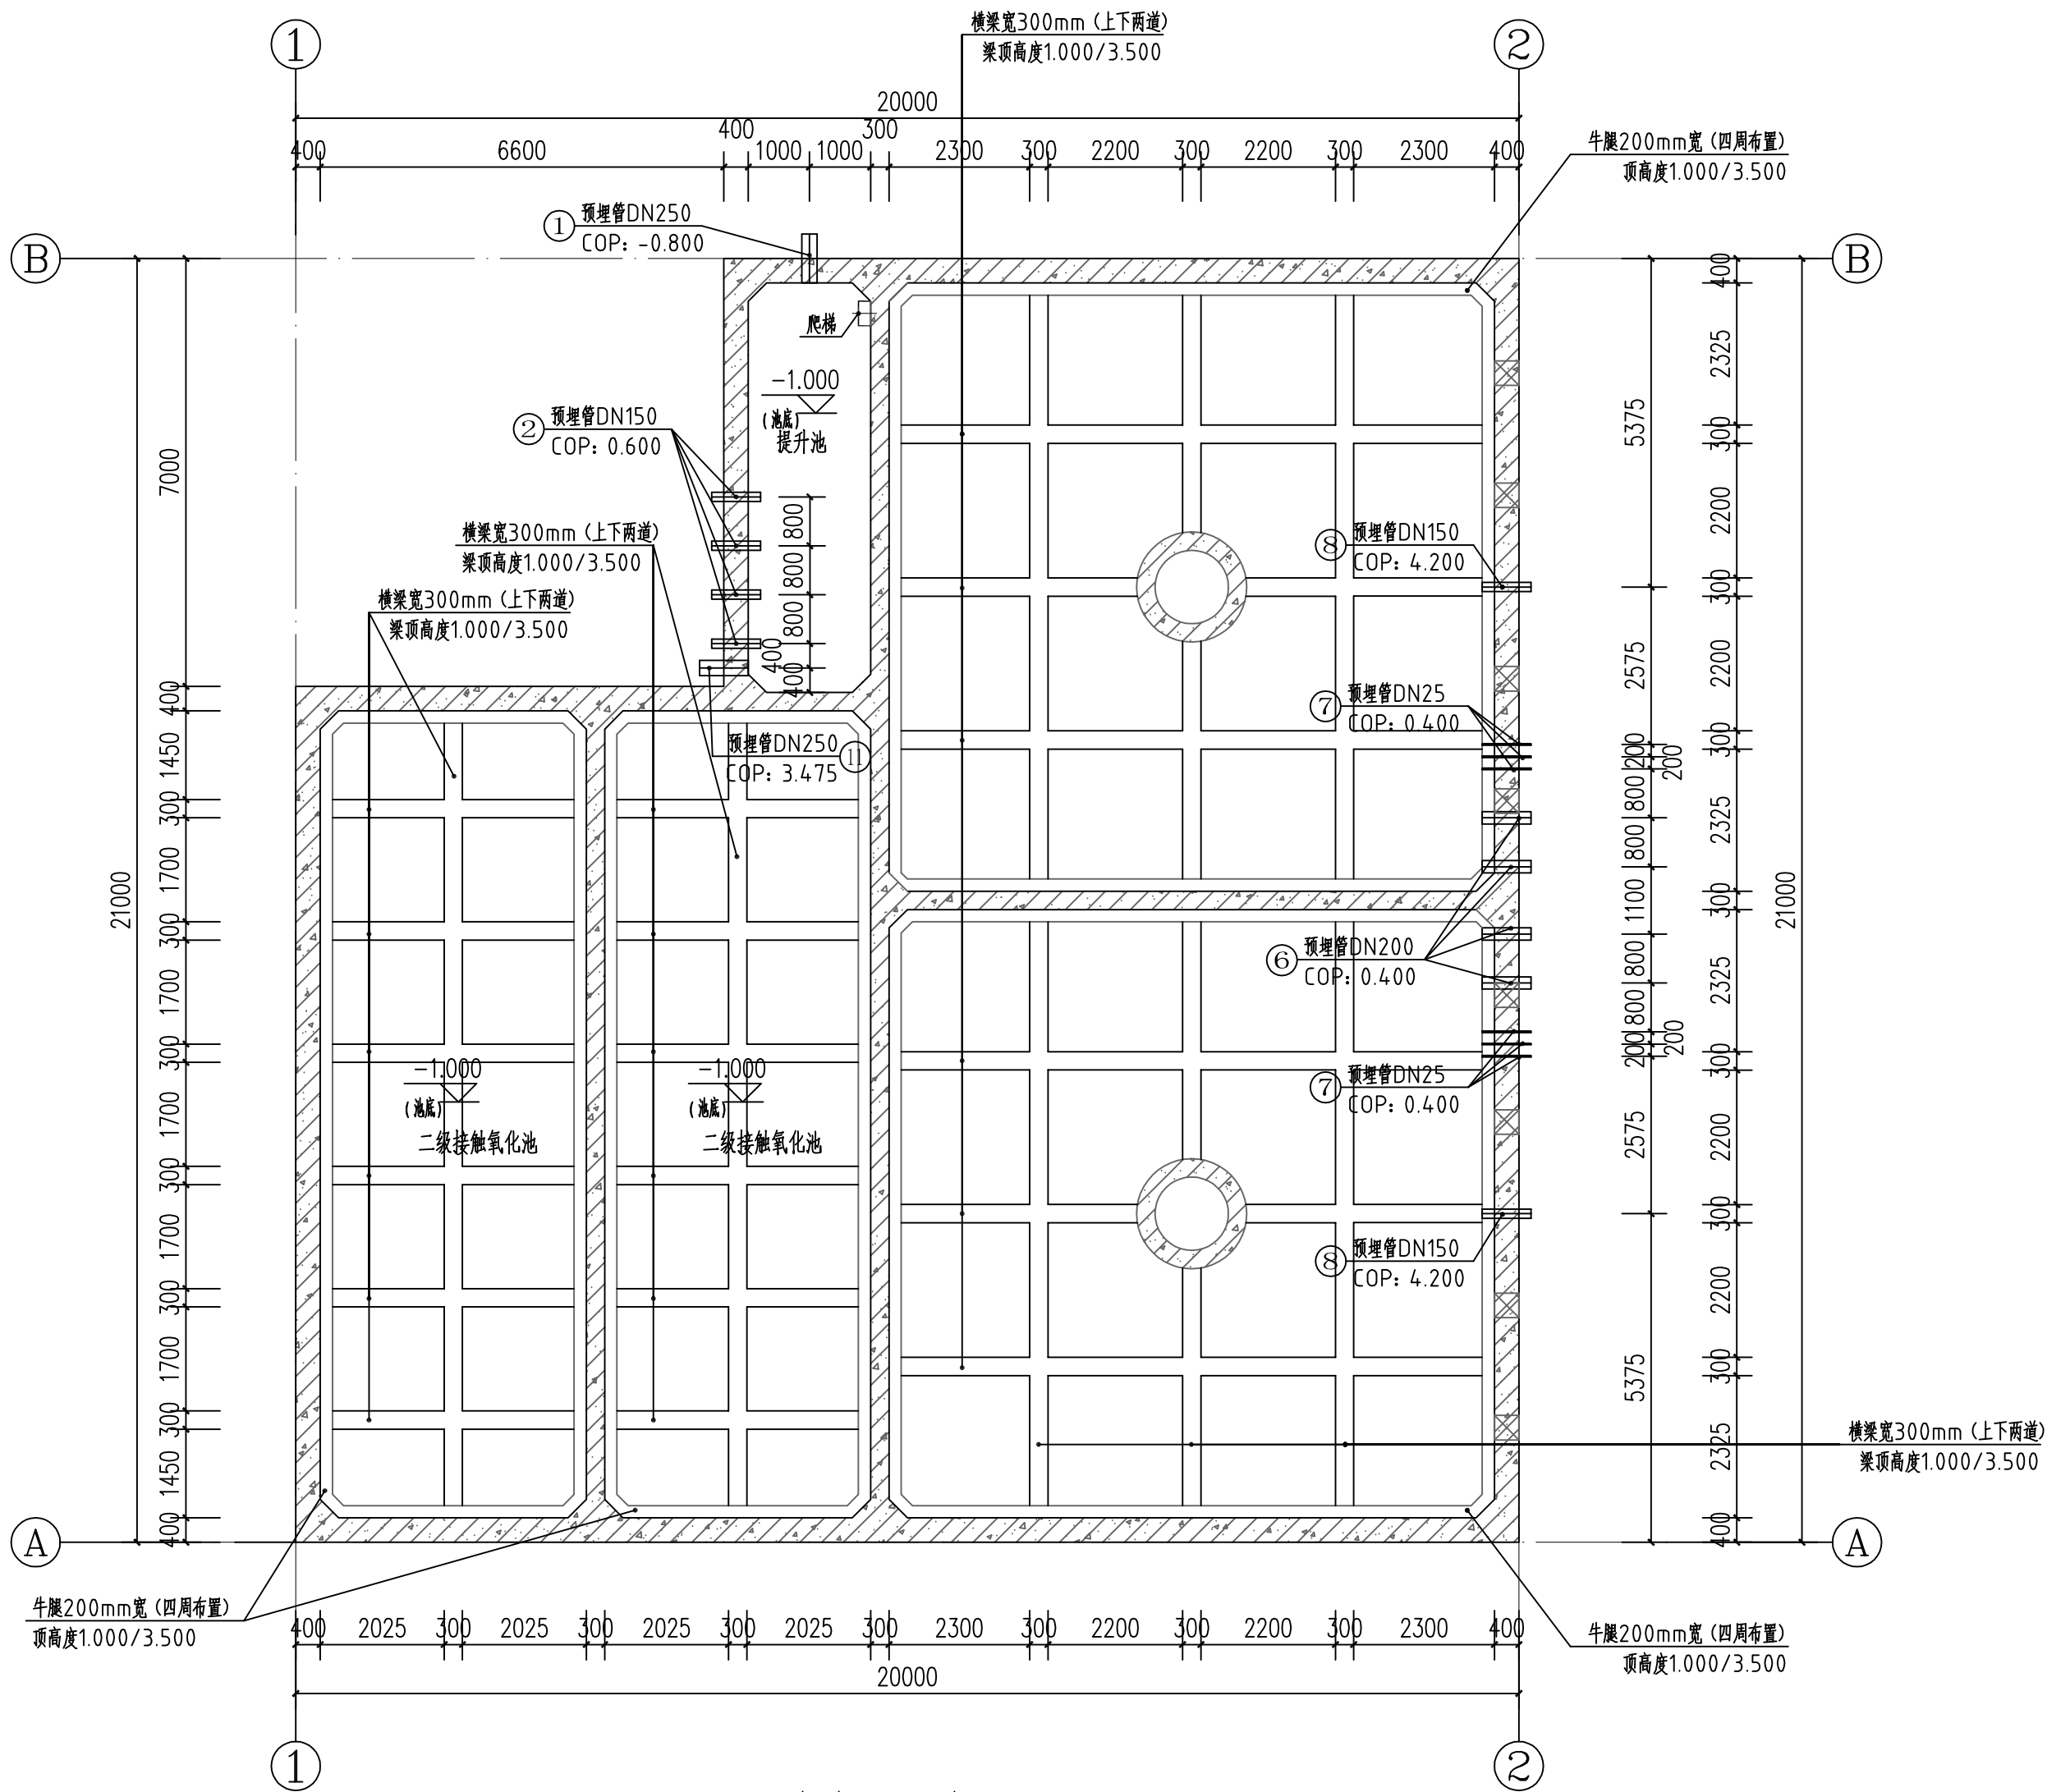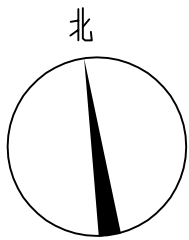

池中横梁平面布置图 1:100

编 号		修订/发布					日 期		
	深圳中拓天达环境工程有限公司				项 目 名 称	英德市英红工业园工业废水 预处理厂提标改造项目			
	TOP ENVIRONMENT								
审 定	李露霜	李露霜	专 业	建 筑	综合水池 池中横梁平面布置图			版 次	A
审 核	陈春兰	陈春兰	阶 段	初步设计				第 1 页	
设 计	蒙梓程	蒙梓程	比 例	1:100				共 1 页	
制 图	蒙梓程	蒙梓程	日 期	2025. 11	图 号	JZ-03-03-A			


1/5

1/3


1/1



工艺	技术	电气	审定	会审栏

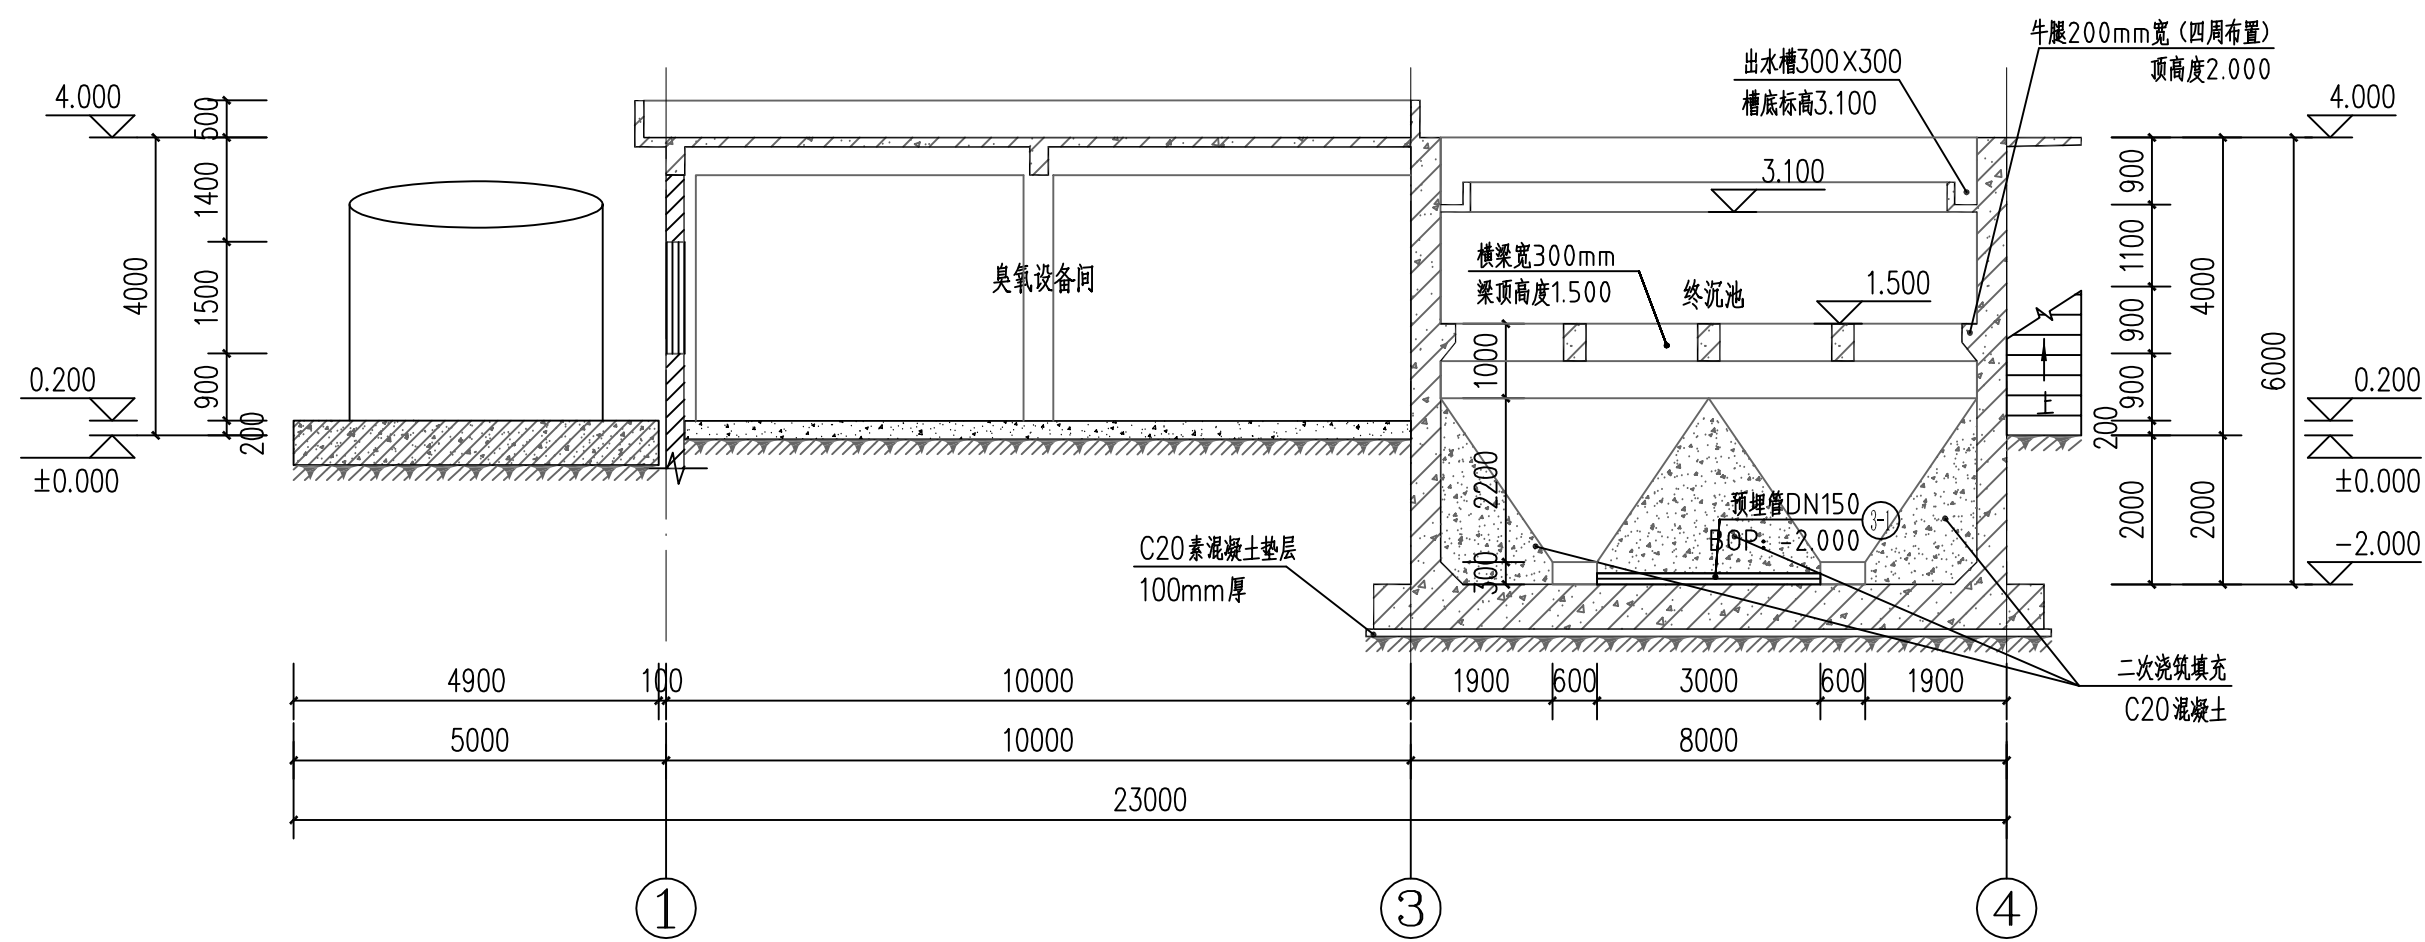

A-A剖面图 1:100

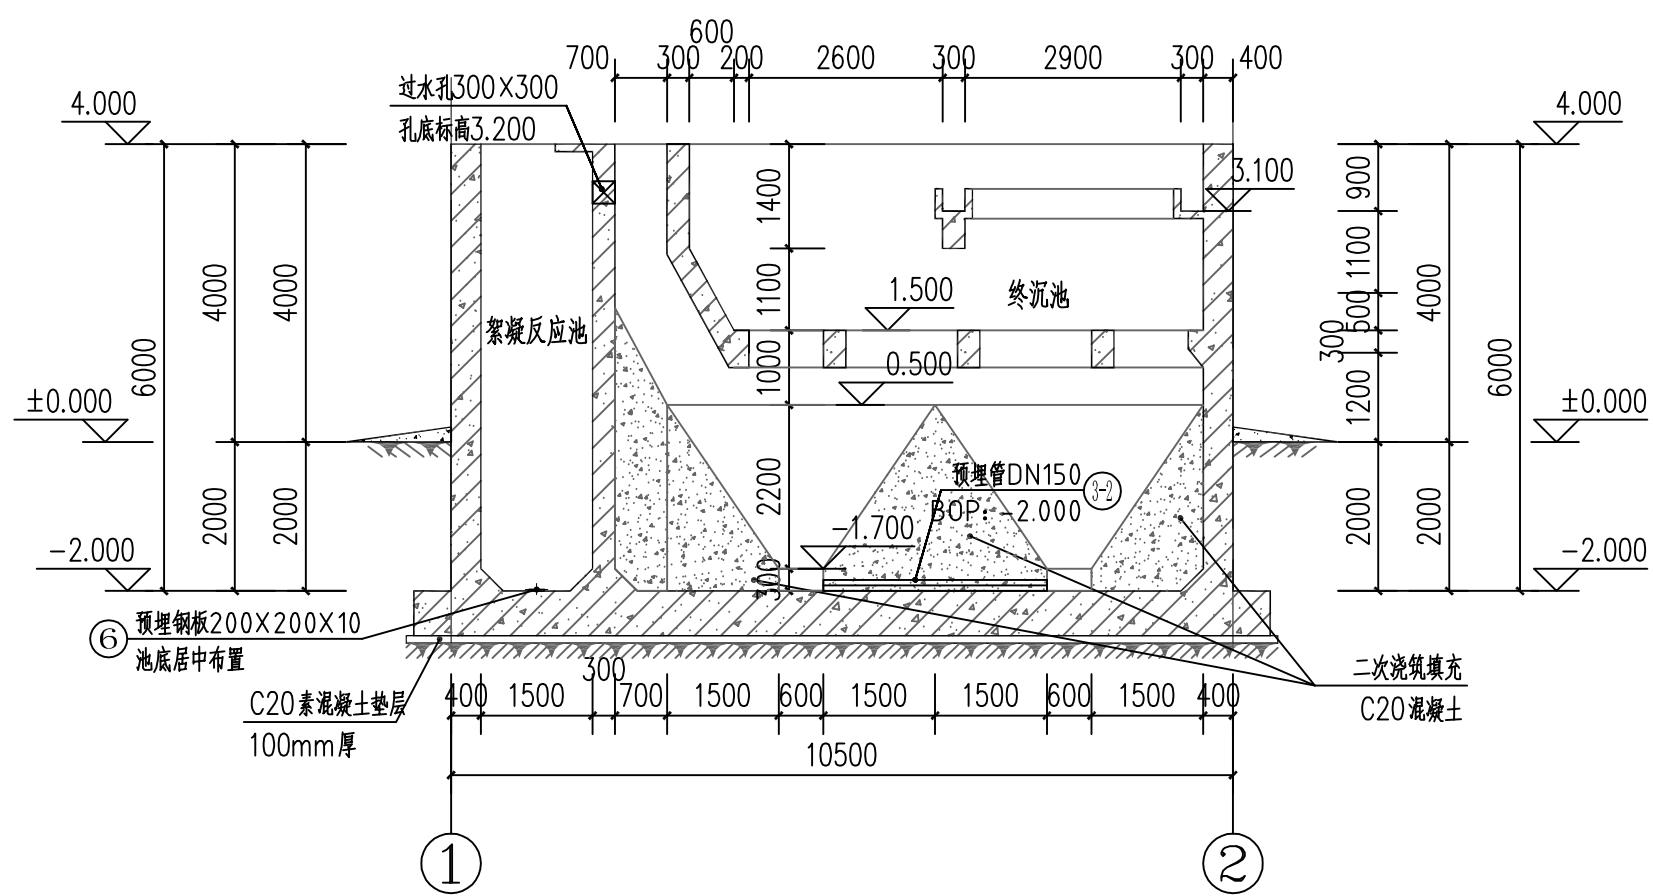

1-1剖面图 1:100

编号		修订/发布				日期		
	深圳中拓天达环境工程有限公司				项目 名称	英德市英红工业园工业废水 预处理厂提标改造项目		
	TOP ENVIRONMENT							
审定	李露霜	李露霜	专业	建筑	臭氧设备间 剖面图		版次	A
审核	陈春兰	陈春兰	阶段	初步设计			第 1 页	
设计	蒙梓程	蒙梓程	比例	1:100			共 1 页	
制图	蒙梓程	蒙梓程	日期	2025.11	图号	JZ-04-08-A		

