




专业	燃气	专业	电气
专业	暖通	专业	给排水
专业	建筑	专业	热力
专业	暖通	专业	热力
专业	给排水	专业	热力
专业	电气	专业	道路
专业	自控	专业	自控
专业	阴保	专业	阴保
专业	油气储运	专业	油气储运

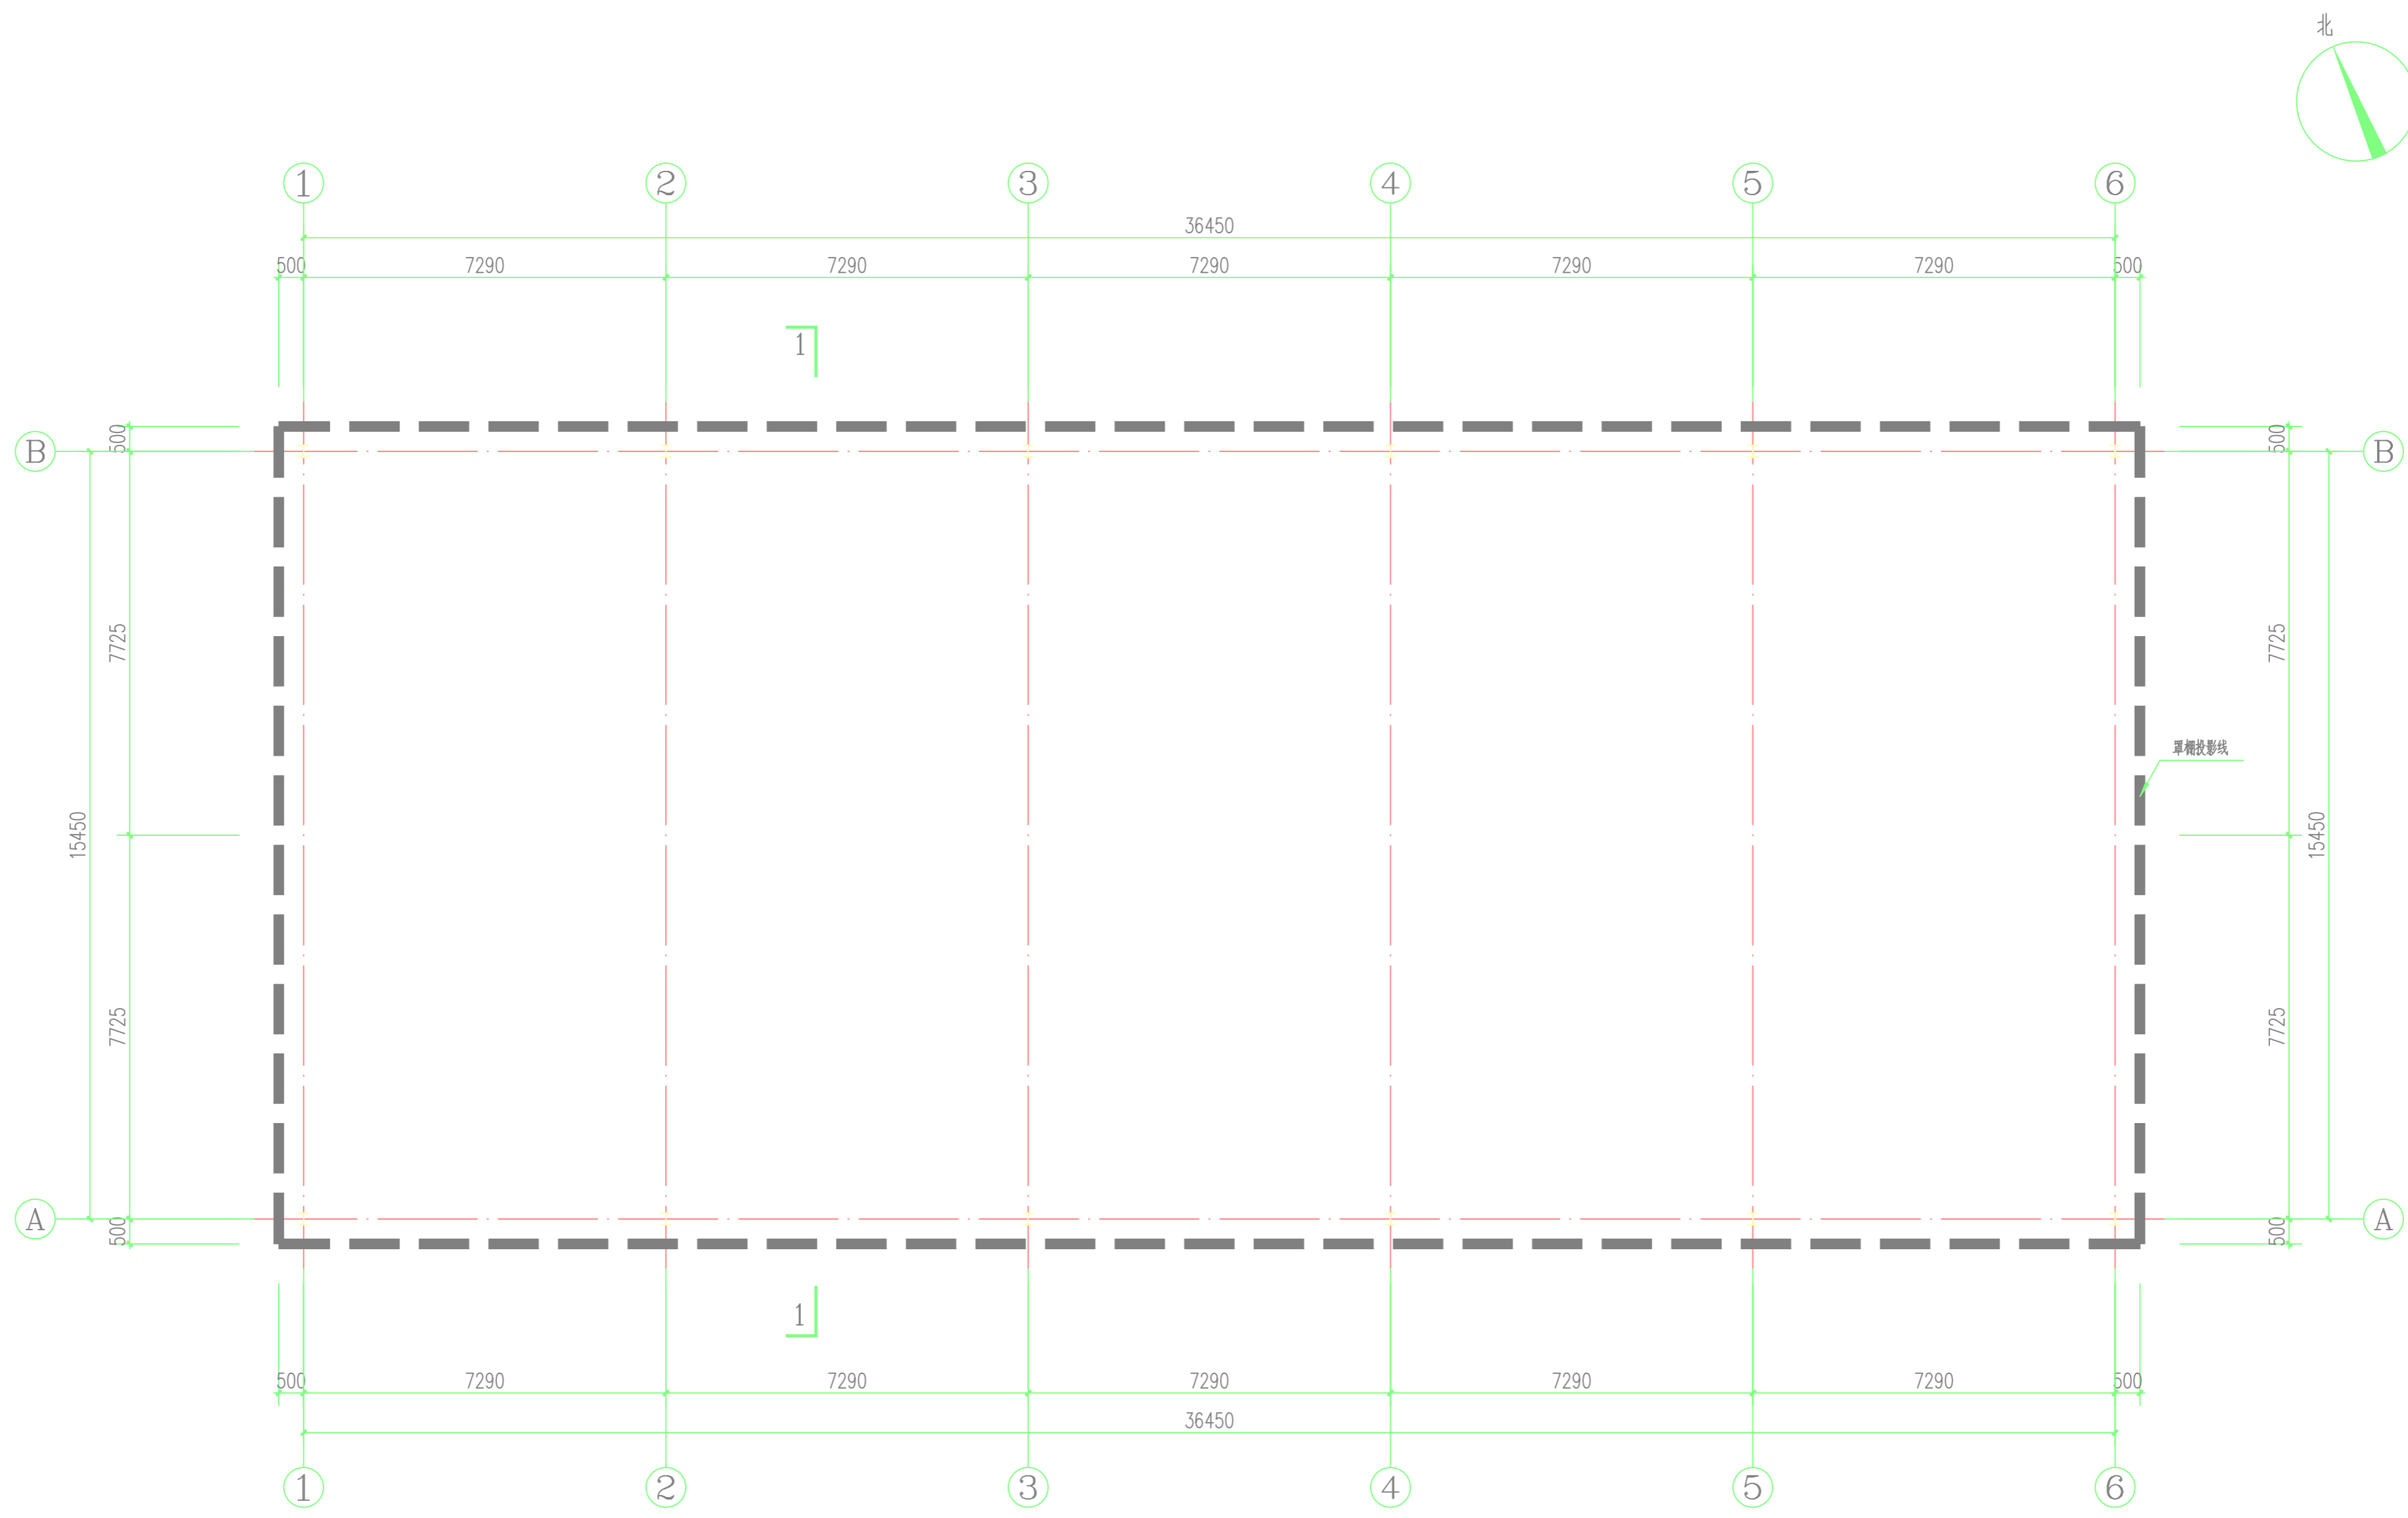

罩棚平面图 1:100
 建筑面积: 575.41平方米

武汉能源规划设计有限公司		设计证书号: A142001127 A242001124	建设单位: 英德市九丰能源科技有限公司
项目负责人	王淑丽	项目名称: 英德九丰综合能源站项目(一期工程门站及输气管道工程)	专业: 建筑
专业负责人	张从伟	子项名: 门站工程	项目号: 2025-0239
审定		图名: 罩棚-平面图	子项号: SG250239-0003
审核	张从伟		图号: JZ02390003/2-02
校核	张新新		阶段/版本: 施工图设计 A版
设计	肖瑶		比例: 1:100
制图	肖瑶		日期: 2025.03


姓名	专业	姓名	专业	姓名	专业
	自控		电气		暖通
	阴保		给排水		热力
	油气储运		电气		暖通
	道路		暖通		热力
	电气		给排水		热力
	暖通		电气		暖通
	暖通		电气		暖通

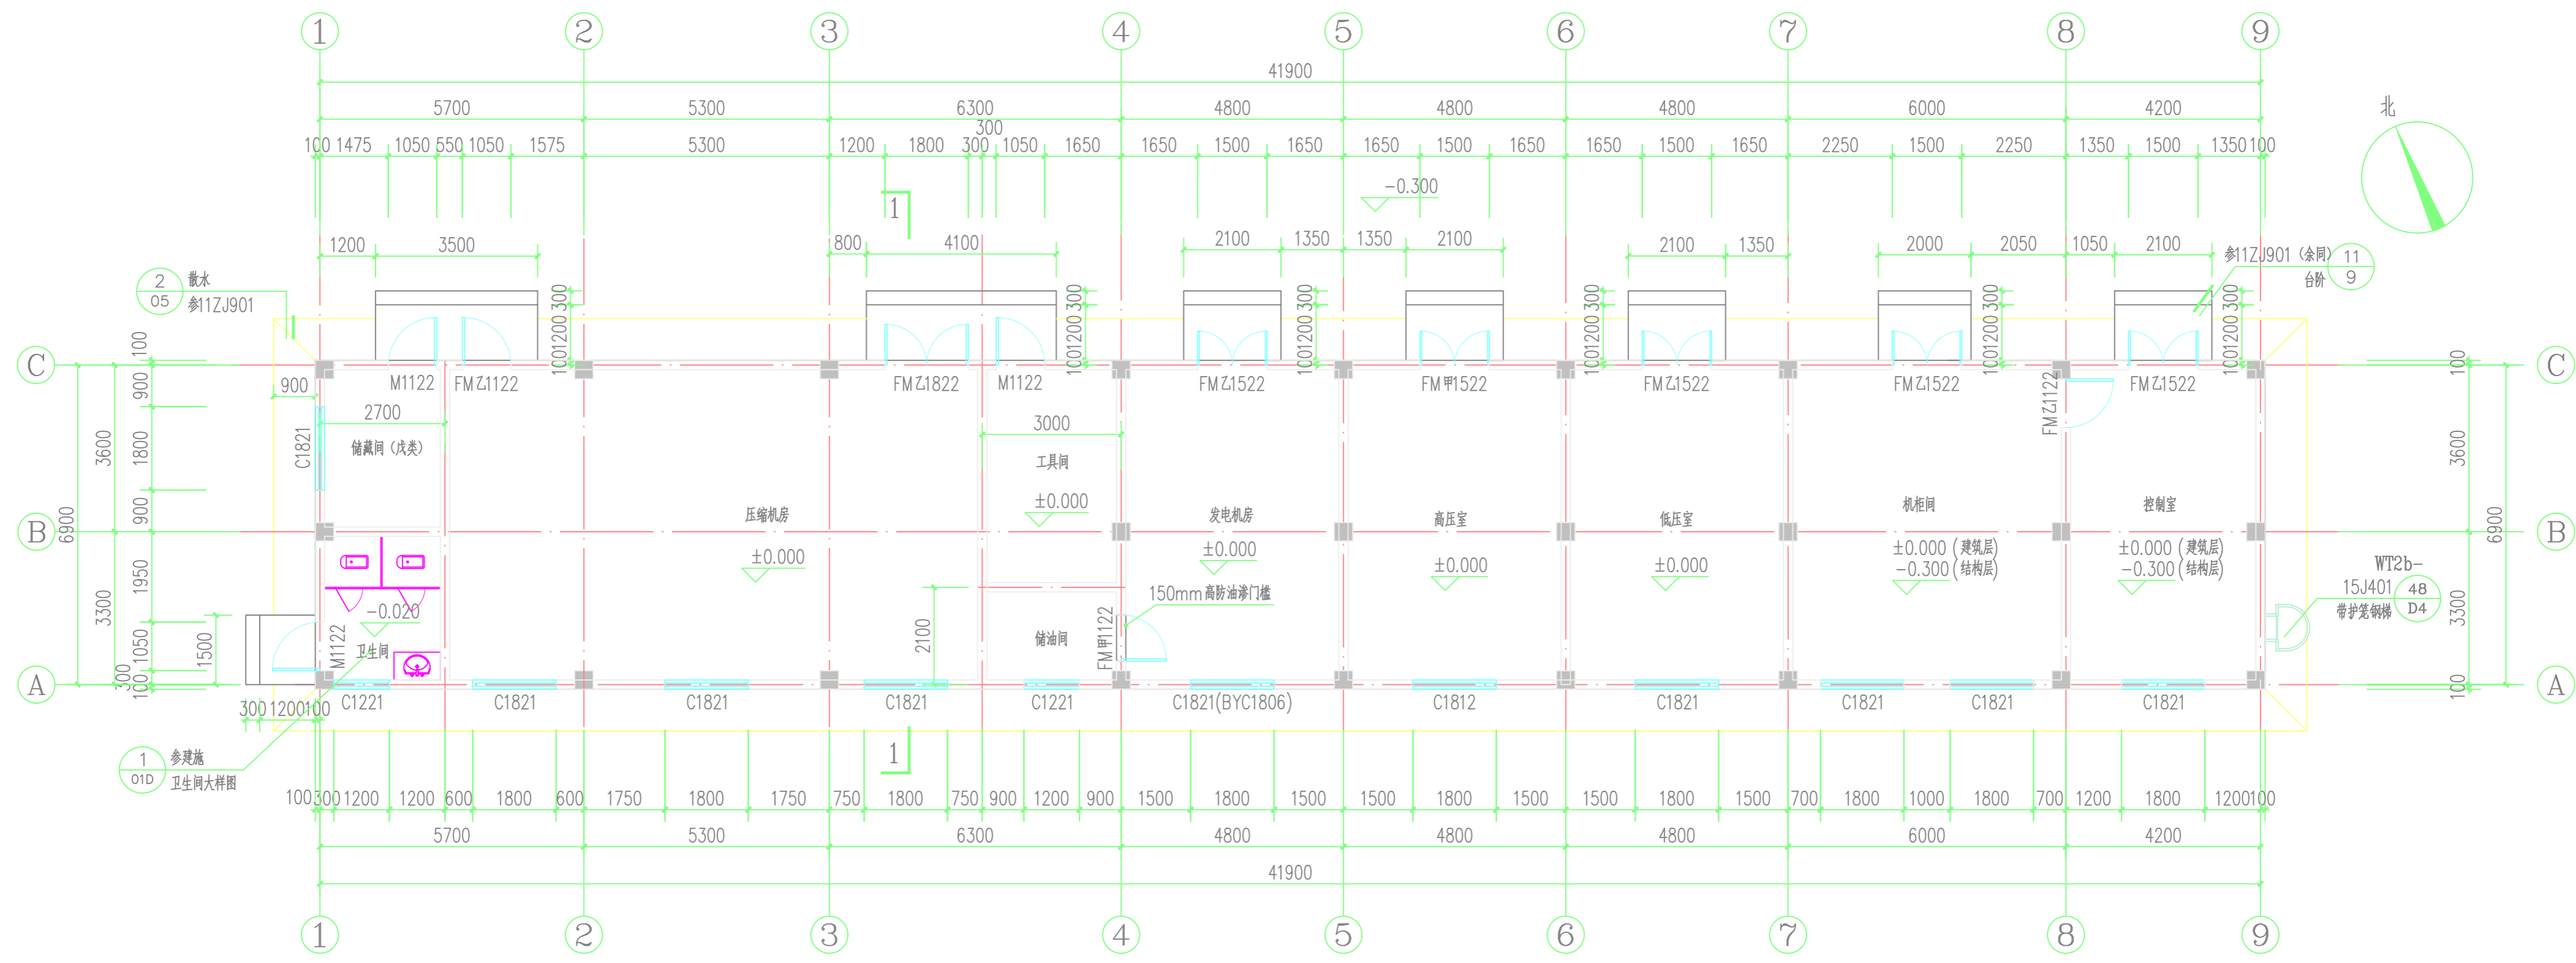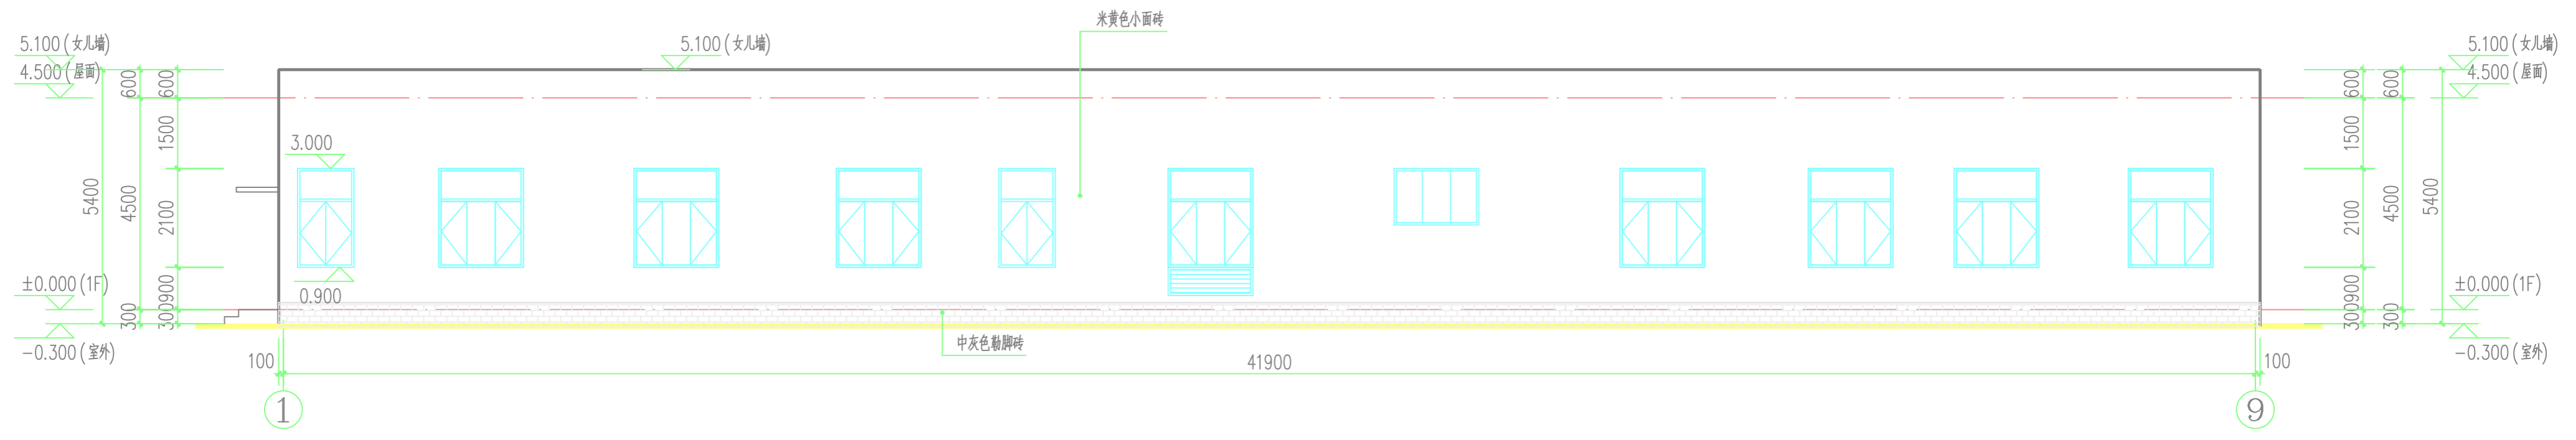


生产辅助用房一层平面图 1:100
总建筑面积: 298.91m², 本层建筑面积: 298.91m²

武汉能源规划设计有限公司		设计证书号: A142001127 A242001124	建设单位: 英德市九丰能源科技有限公司
项目负责人: 王淑丽	专业负责人: 张从伟	项目名称: 英德九丰综合能源站项目(一期工程门站及输气管道工程)	专业: 建筑
审定: 张从伟	审核: 张从伟	子项名: 门站工程	项目号: 2025-0239
校核: 张新新	设计: 肖瑶	图名: 生产辅助用房一层平面图、立面图1	子项号: SG250239-0003
制图: 肖瑶			图号: JZ02390003/02
			阶段/版本: 施工图设计 A版
			比例: 1:100
			日期: 2025.03


姓名	专业	姓名	专业	姓名	专业
张从伟	自控	张从伟	自控	张从伟	自控
肖瑶	阴保	肖瑶	阴保	肖瑶	阴保
肖瑶	油气储运	肖瑶	油气储运	肖瑶	油气储运
肖瑶	概预算	肖瑶	概预算	肖瑶	概预算
肖瑶	电气	肖瑶	电气	肖瑶	电气
肖瑶	道路	肖瑶	道路	肖瑶	道路
肖瑶	结构	肖瑶	结构	肖瑶	结构
肖瑶	给排水	肖瑶	给排水	肖瑶	给排水
肖瑶	热力	肖瑶	热力	肖瑶	热力
肖瑶	燃气	肖瑶	燃气	肖瑶	燃气
肖瑶	总图	肖瑶	总图	肖瑶	总图
肖瑶	建筑	肖瑶	建筑	肖瑶	建筑

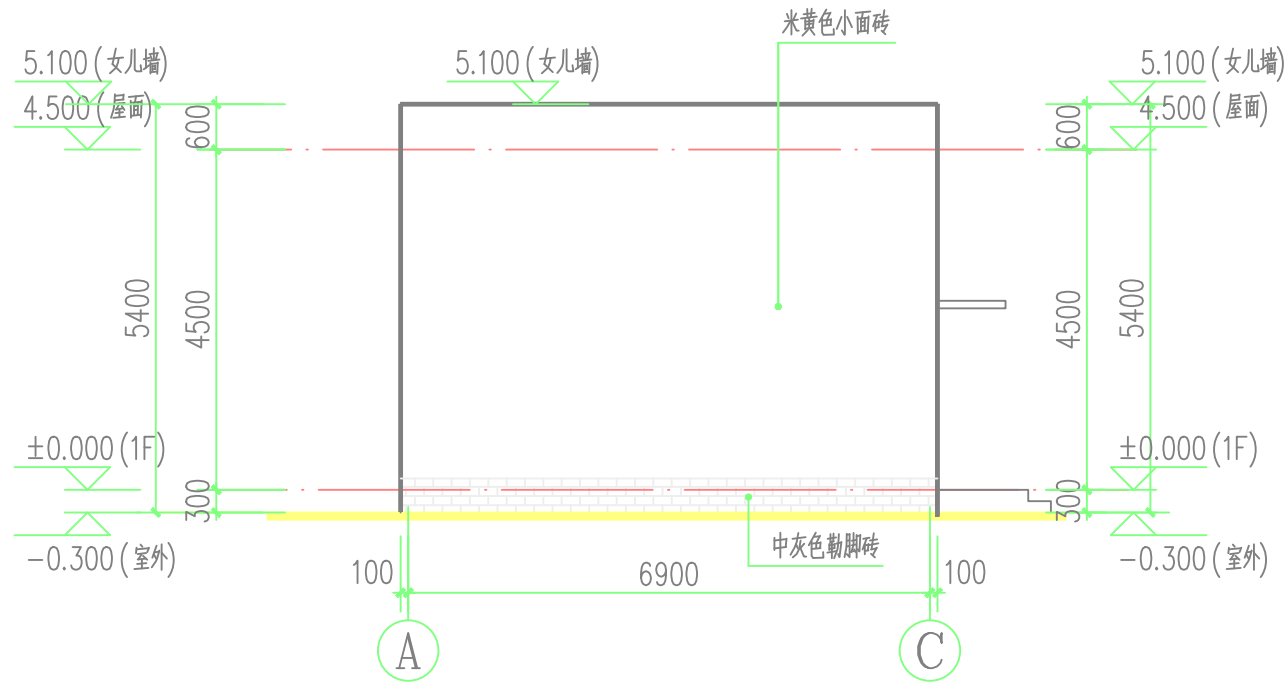

(A)-(C)立面图 1:100

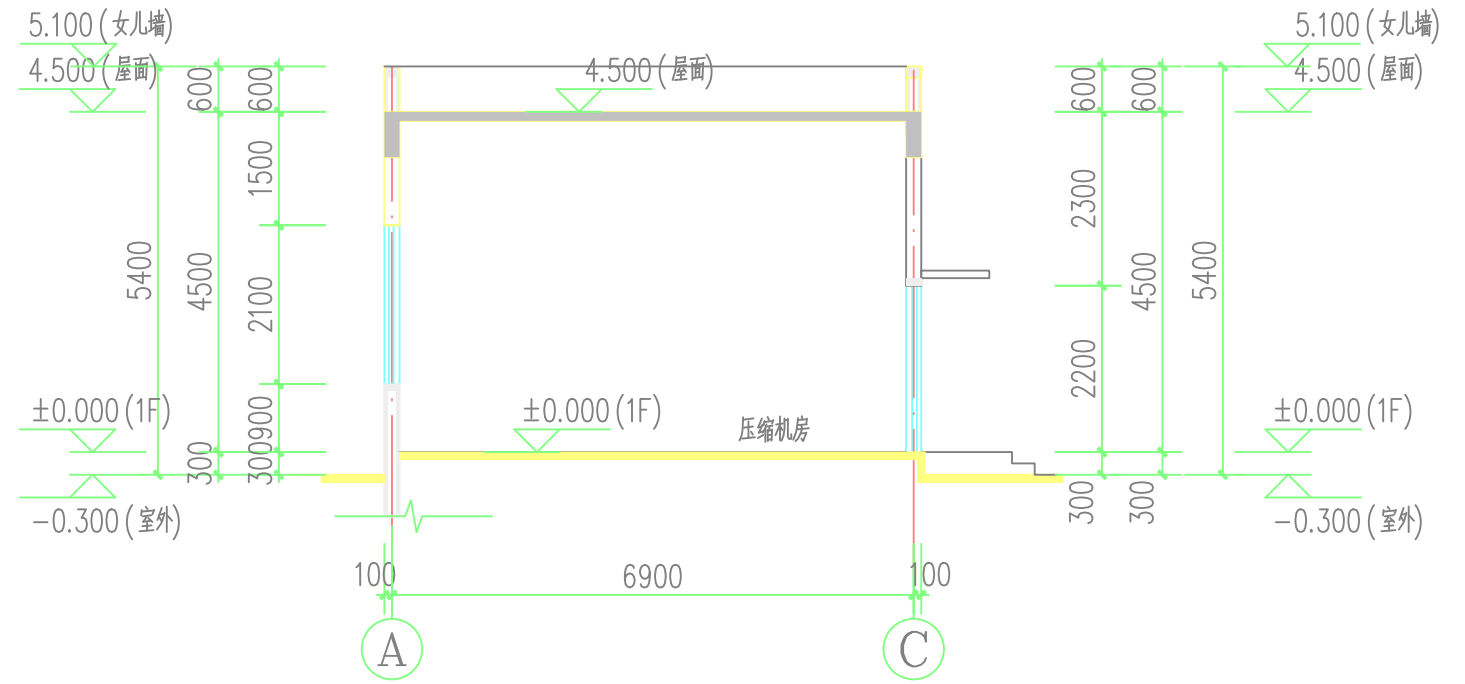
 



1-1剖面图 1:100

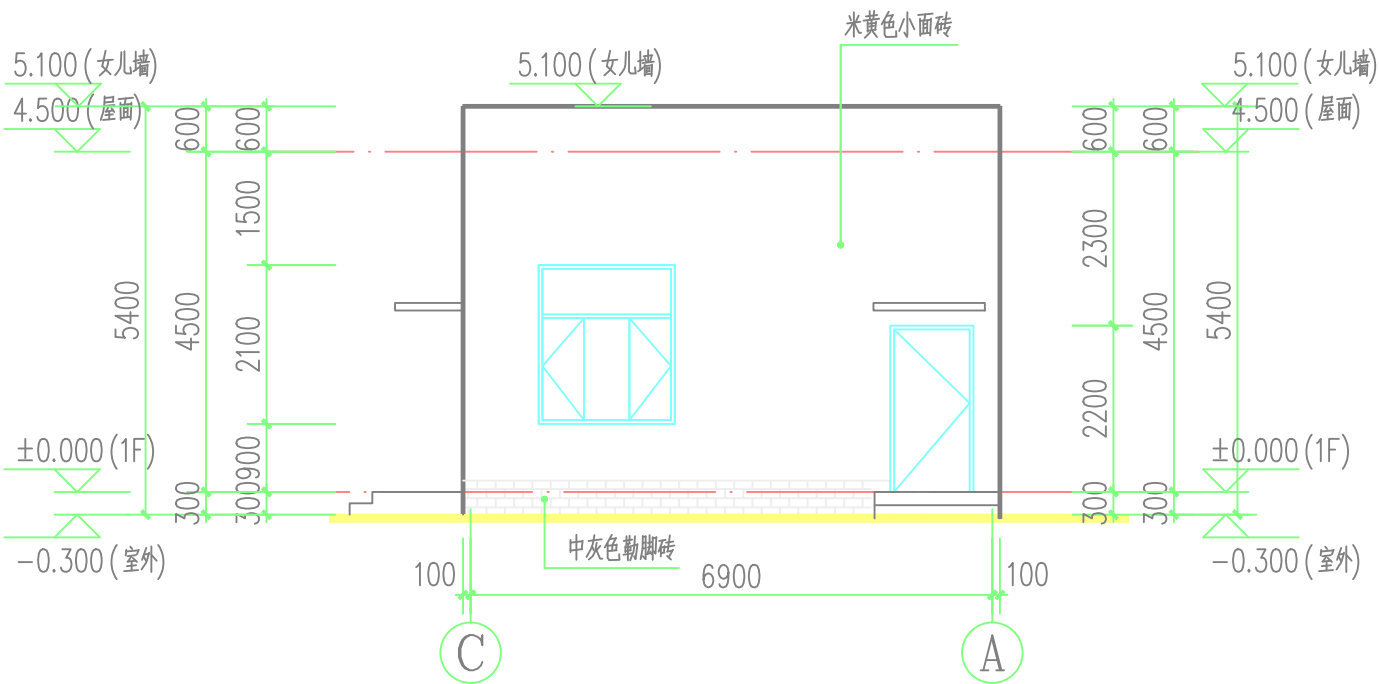


(C)-(A)立面图 1:100

图例:

-  米黄色小面砖
-  中灰色勒脚砖


 武汉能源规划设计有限公司		设计证书号: A142001127 A242001124	建设单位: 英德市九丰能源科技有限公司	
项目负责人	王淑丽	项目名称: 英德九丰综合能源站项目(一期工程门站及输气管道工程)	专业	建筑
专业负责人	张从伟		项目号	2025-0239
审定		子项名: 门站工程	子项号	SG250239-0003
审核	张从伟	图名:	图号	JZ02390003/04
校核	张新新	生产辅助用房-立面图3、剖面图	阶段/版本	施工图设计 A版
设计	肖瑶		比例	1:100
制图	肖瑶		日期	2026.03

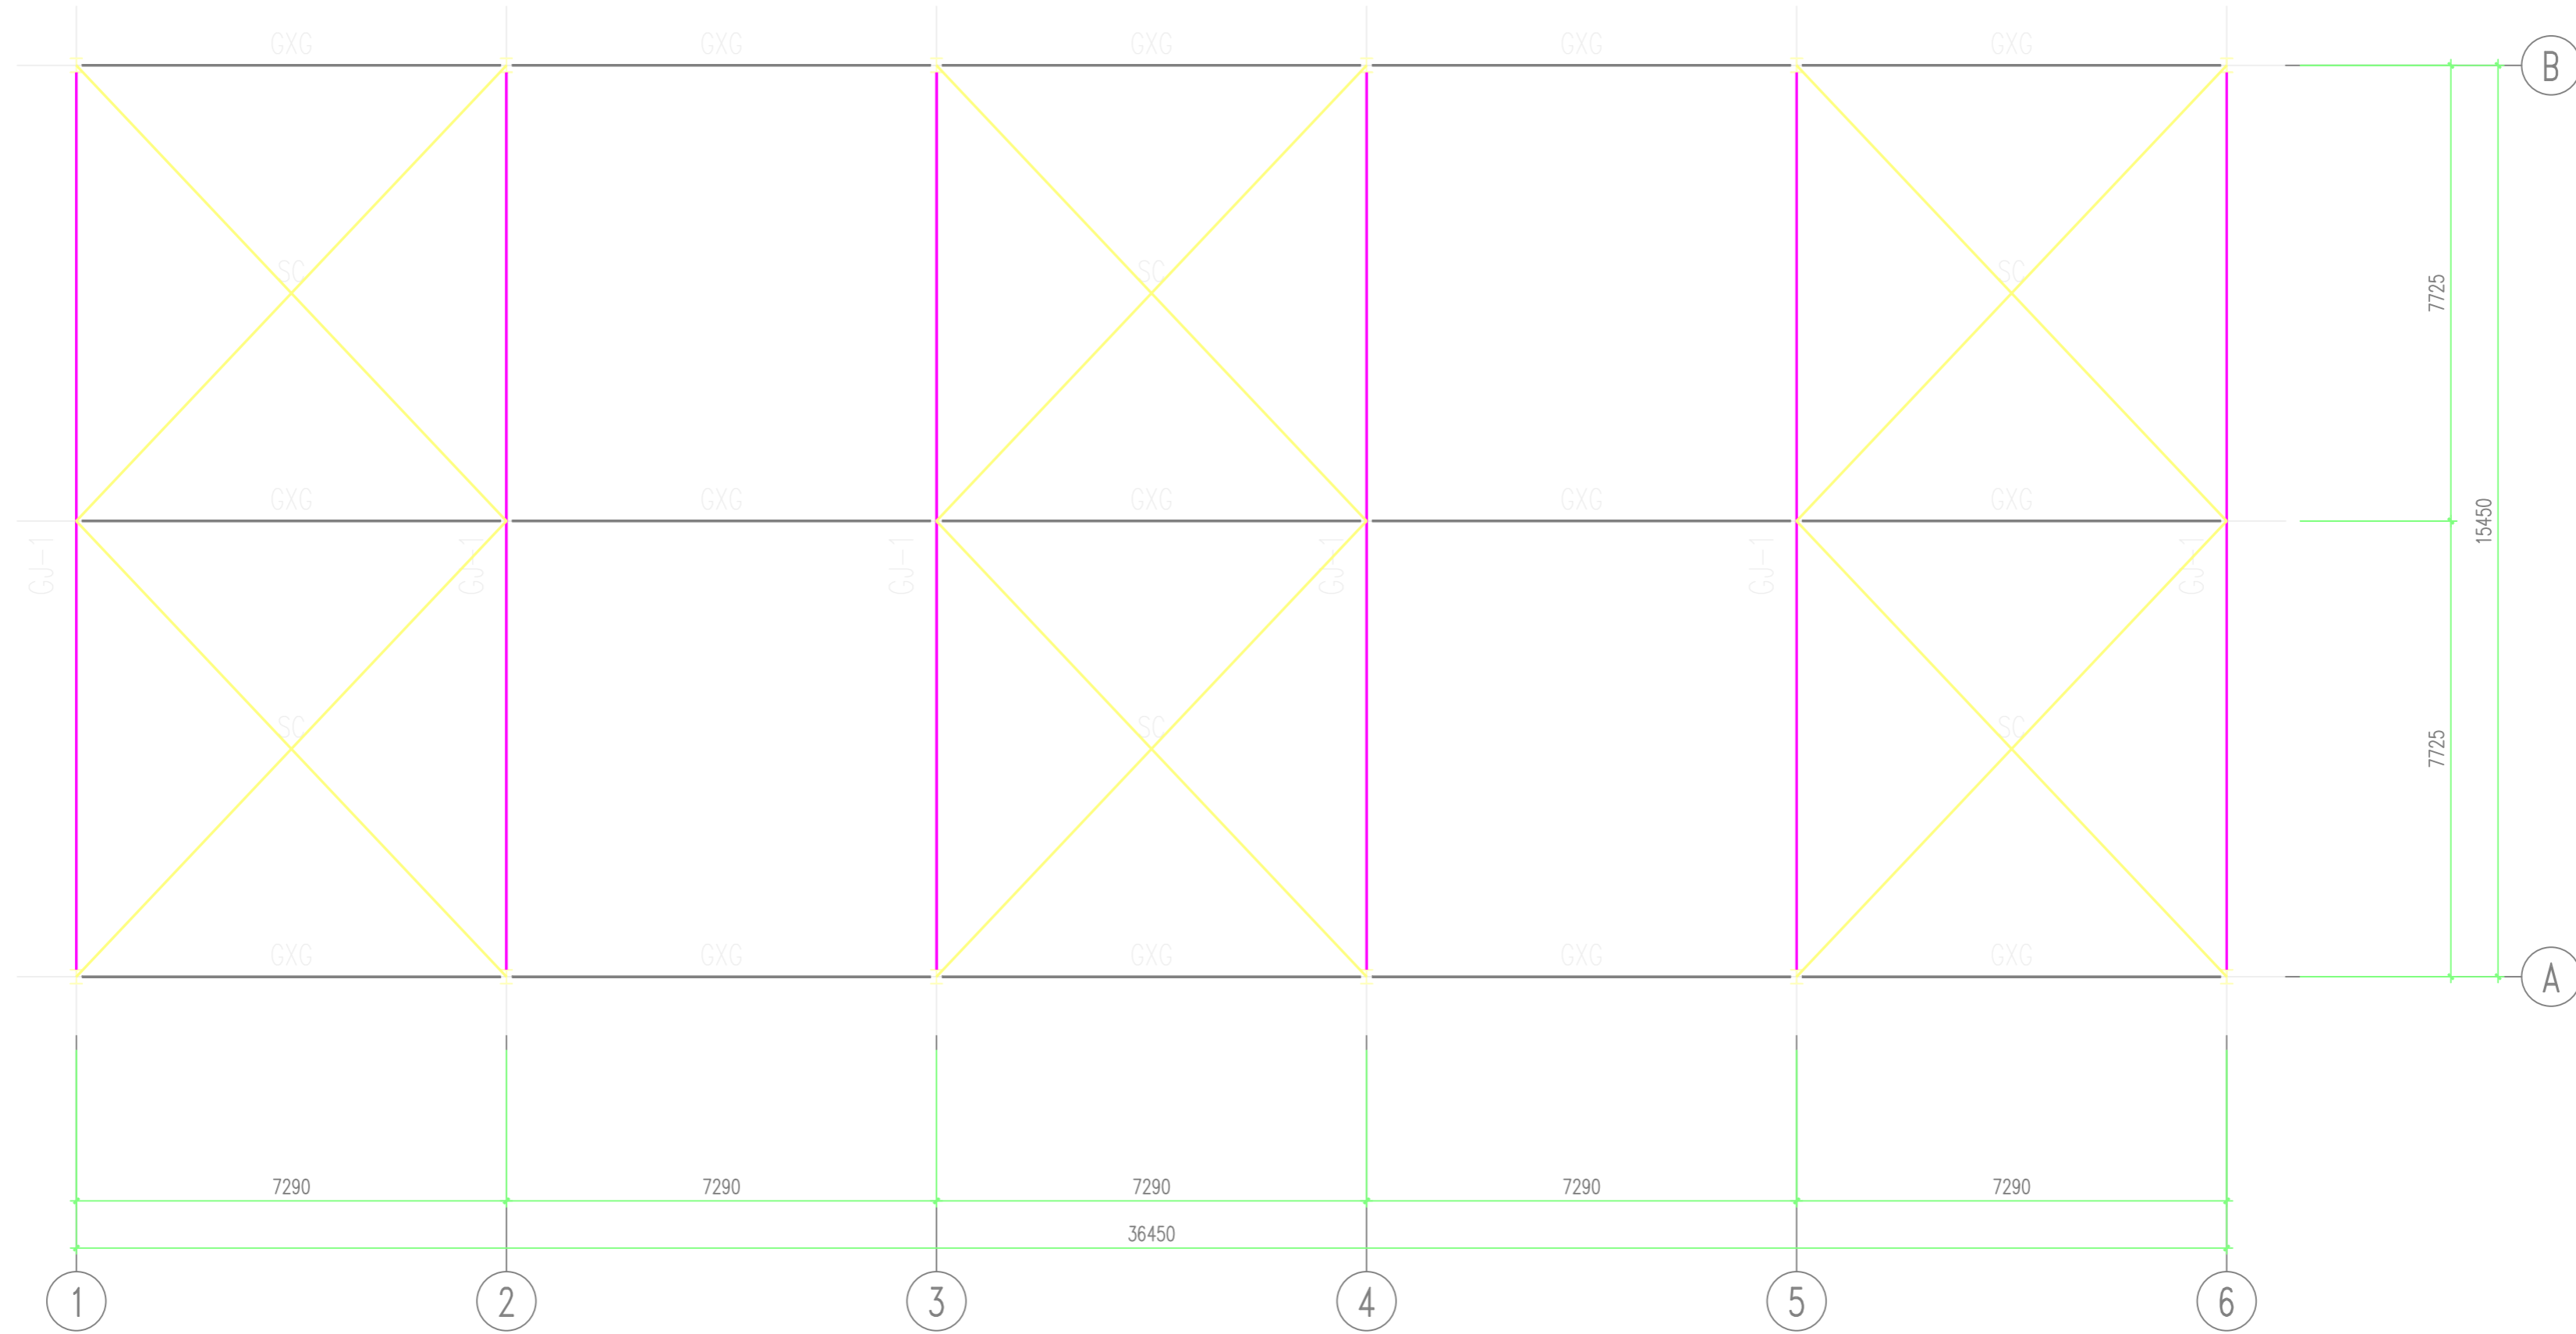

屋面支撑布置图 1:100


材料表				
构件名称	构件编号	截面尺寸	材质	焊接
	GJ1、GJ1a	见钢架大样	Q355B	焊接
刚性系杆	GXG	∅159*4.5	Q355B	
水平支撑	SC	∅22	Q235B	

武汉能源规划设计有限公司		设计证书号: A142001127 A242001124	建设单位: 英德市九丰能源科技有限公司
项目负责人: 王淑丽	专业负责人: 赫竞	项目名: 英德九丰综合能源站项目(一期工程门站及输气管道工程)	专业: 结构
审定: 赫竞	审核: 赫竞	子项名: 门站工程	项目号: 2025-0239
校核: 明捷	设计: 王兴	图名: 单棚-屋面支撑布置图	子项号: SG250239-0003
制图: 王兴			图号: G02390003/辅-03
			阶段/版本: 施工图设计 A版
			比例: -
			日期: 2025.03

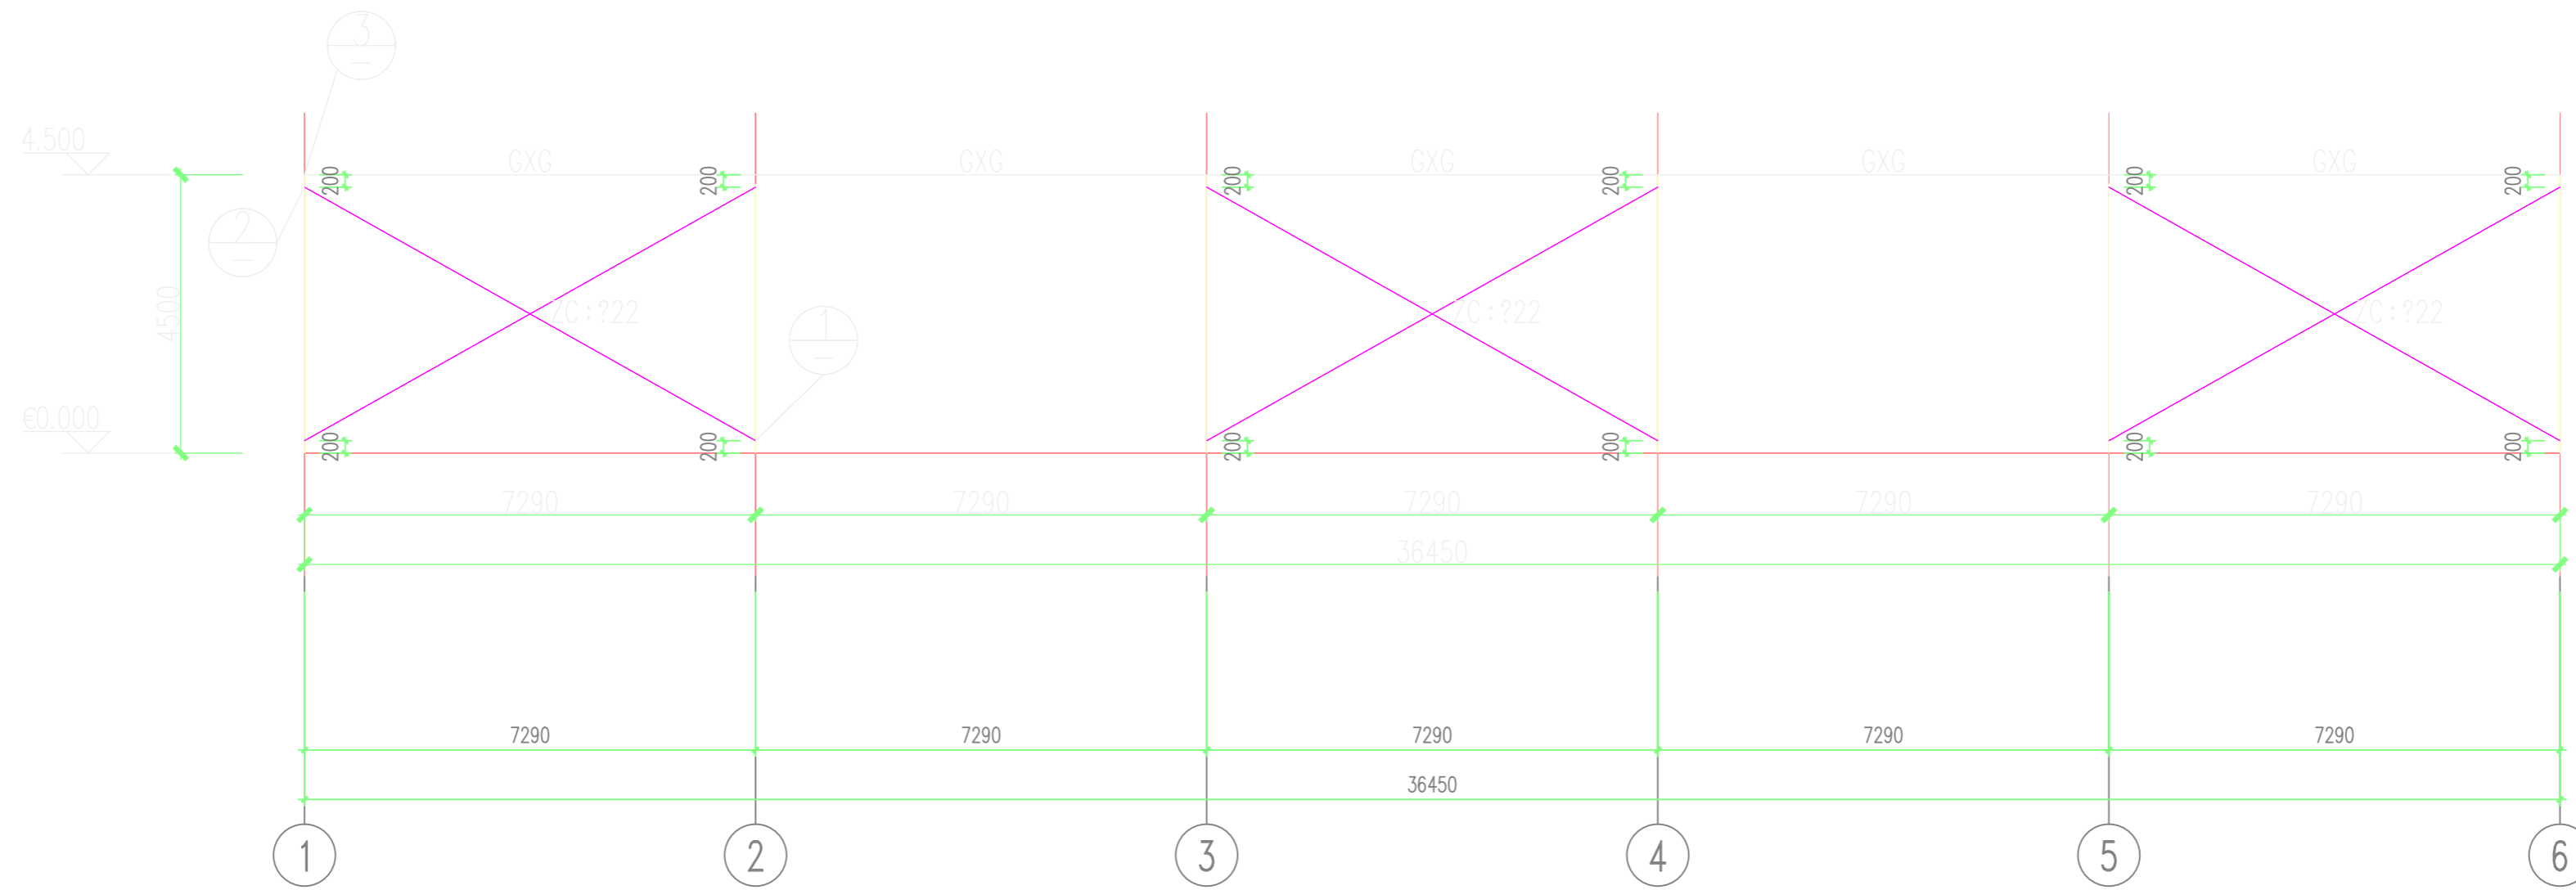

轴柱间支撑立面图 1:100

A?及C?均?用

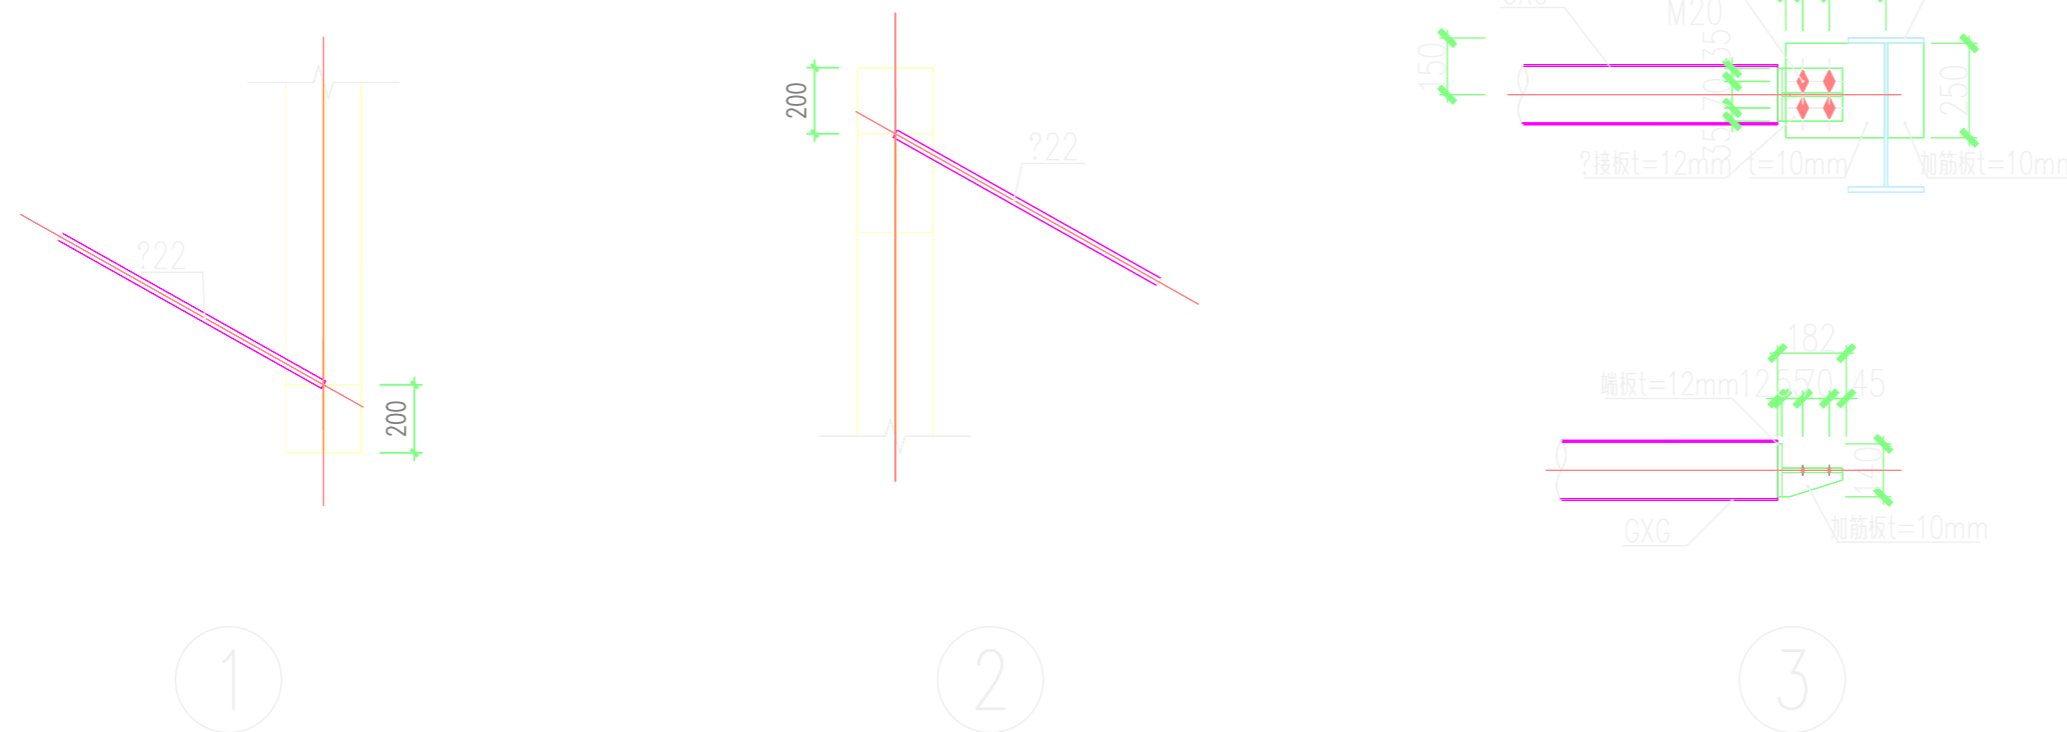

武汉能源规划设计有限公司		设计证书号: A142001127 A242001124	建设单位: 英德市九丰能源科技有限公司	
项目负责人	王淑丽	项目名称: 英德九丰综合能源站项目(一期工程门站及输气管道工程)	专业	结构
专业负责人	赫竞		项目号	2025-0239
审定		子项名: 门站工程	子项号	SG250239-0003
审核	赫竞	图名: 单棚-轴柱间支撑立面图	图号	GD2390003/辅-04
校核	明捷		阶段/版本	施工图设计 A版
设计	王兴		比例	-
制图	王兴		日期	2025.03