



建筑	ARCHITECTURE		电气	ELECTRICAL
结构	STRUCTURE		弱电	TELECOM
给排水	PLUMBING		总图	SITE PLAN
暖通	MECHANICAL			

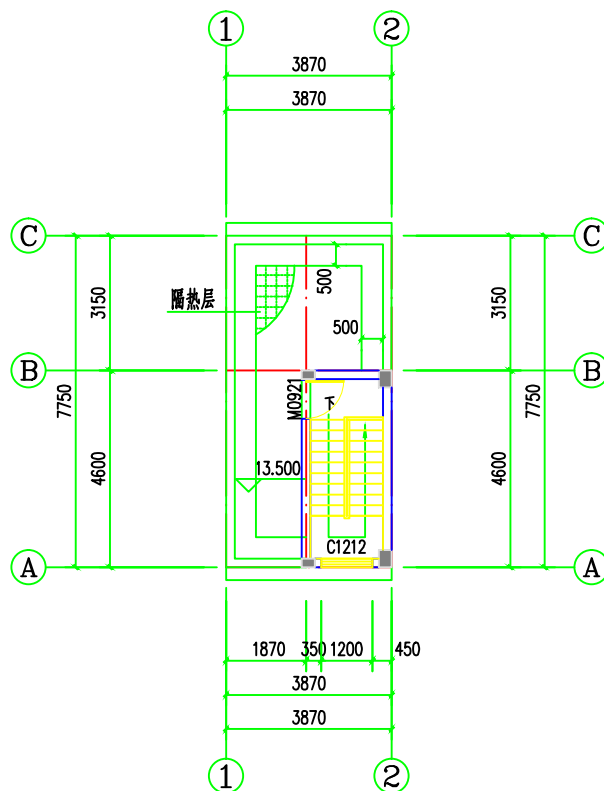

说明:

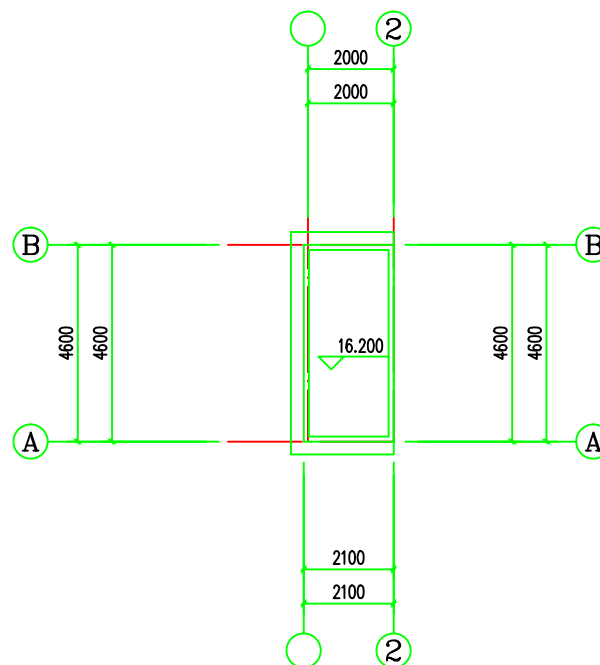

门窗表

版权所有，不得复制或套用。 ALL RIGHTS RESERVED. ANY FURTHER REPRODUCTION			
 世方国际 Shi Fang Guo Ji Architecture, Ltd. 广州世方建筑设计有限公司 020-39226778 020-39922677			
建筑行业（建筑工程）甲级：风景园林工程 设计乙级；市政行业（道路工程、给水工程、 排水工程、桥梁工程）专业乙级； 证书编号：A244062074 NATIONAL DESIGN LICENSE NO.1244928074			
地址 Add：广州市南沙区进港大道星河东悦汇A栋14楼 邮箱 Email：6827677@qq.com 电话 Tel：020-39922677			
加盖公章处 STAMP AREA			
建设单位 CLIENT			
肖贞楠			
工程名称 PROJECT			
肖贞楠住宅楼			
子项名称 SUB-TITLE			
图纸名称 TITLE			
屋面平面图 门窗表 梯屋顶层平面图			
版本 REVISION			
版本 REV. NO.	修 订 内 容 DESCRIPTION	修订日 DATE	修订人 REV. BY.
审 定 AUTHORIZED BY	张力丹		
审 核 AUDITED BY	陈金堂		
项目负责 PROJECT CHIEF	郑伟钦		
专业负责 CHIEF	郑伟钦		
校 对 CHECKED BY	陈齐才		
设 计 DESIGN	白松林		
绘 图 DRAWN BY	白松林		
专业 PROFESSION	建筑	阶段 STATUS	图号 DRAW. NO.
		报建图	1S-04
比例 SCALE	版本 NO.	版次 REV.	日期 DATE
1:100	01		2026.06
工程编号 PROJECT NO. S0-0020-00			