


建筑	ARCHITECTURE	电气	ELECTRICAL
结构	STRUCTURE	弱电	TELECOM
给排水	PLUMBING	总图	SITE PLAN
暖通	MECHANICAL		

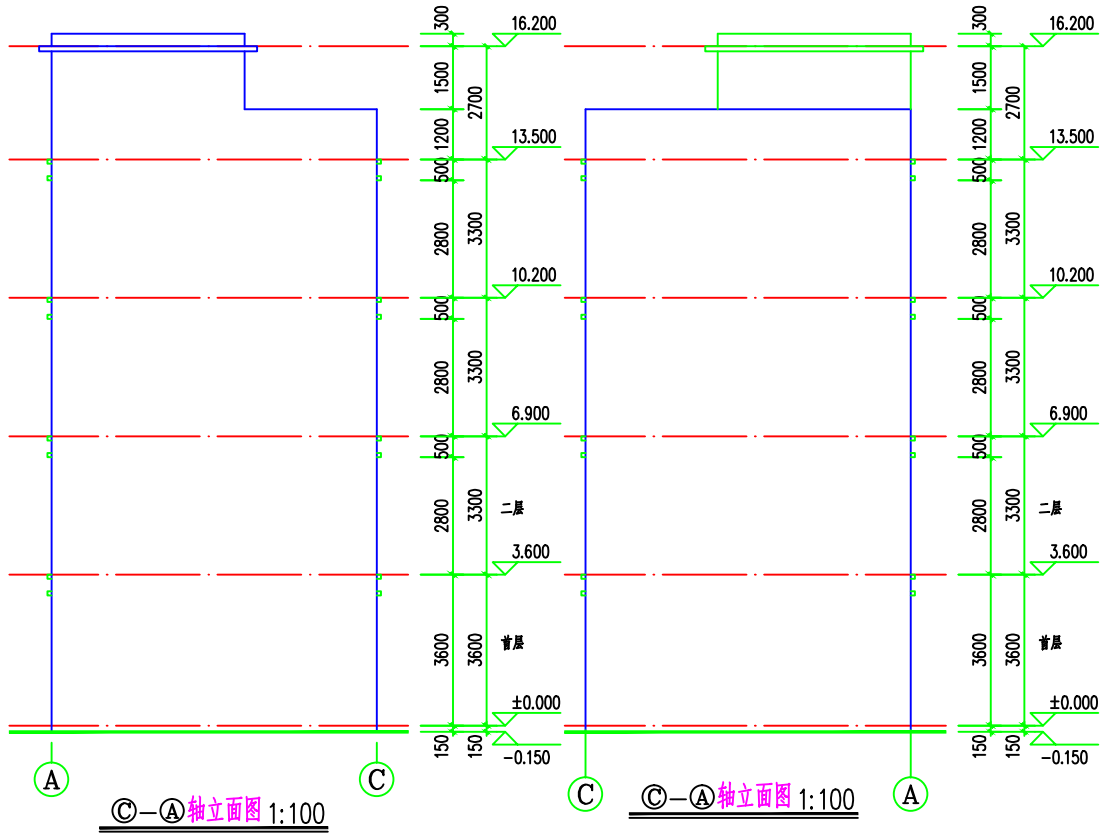

版权所有，不得复制、套用。
ALL RIGHTS RESERVED, DON'T COPY, REPRODUCE

世方国际
Shifang International Co., Ltd.

广州世方建筑设计有限公司
GUANGZHOU SHIFANG ARCHITECTS AND ENGINEERS LTD.

建筑行业（建筑工程）甲级；风景园林工程
设计乙级；市政行业（道路工程、给排水工程、
排水工程、桥梁工程）专业乙级；
证书编号：A244062074
NATIONAL DESIGN LICENSE NO. 044905074
地址 Add：广州市南沙区进港大道星河湾A栋14楼
邮箱 Email：6627677@qq.com
电话 Tel：020-39922677

加盖图章处 STAMP AREA

建设单位 CLIENT
肖贞锦

工程名称 PROJECT
肖贞锦住宅楼

子项名称 SUB-TITLE

图纸名称 TITLE
①-④ 轴立面图 ①-④ 轴立面图
④-① 轴立面图 ④-① 轴立面图

版本 REVISION
版本 REV. BY 修订内容 DESCRIPTION 修订日期 DATE 修订人 REV. BY

审定 AUTHORIZED BY 张力丹
审核 AUDITED BY 陈金堂
项目负责人 PROJECT CHIEF 郑伟钦
专业负责 CHIEF 郑伟钦
校对 CHECKED BY 陈齐才
设计 DESIGN 白松林
绘图 DRAWN BY 白松林
专业 PROFESSION 建筑
阶段 STATUS 报建图
图号 DWG NO. JS-06
比例 SCALE 1:100
版本号 REV. 01
日期 DATE 2026.06
工程编号 PROJ. NO. SC-2026-001